



VENTILATORE BIOCELLA

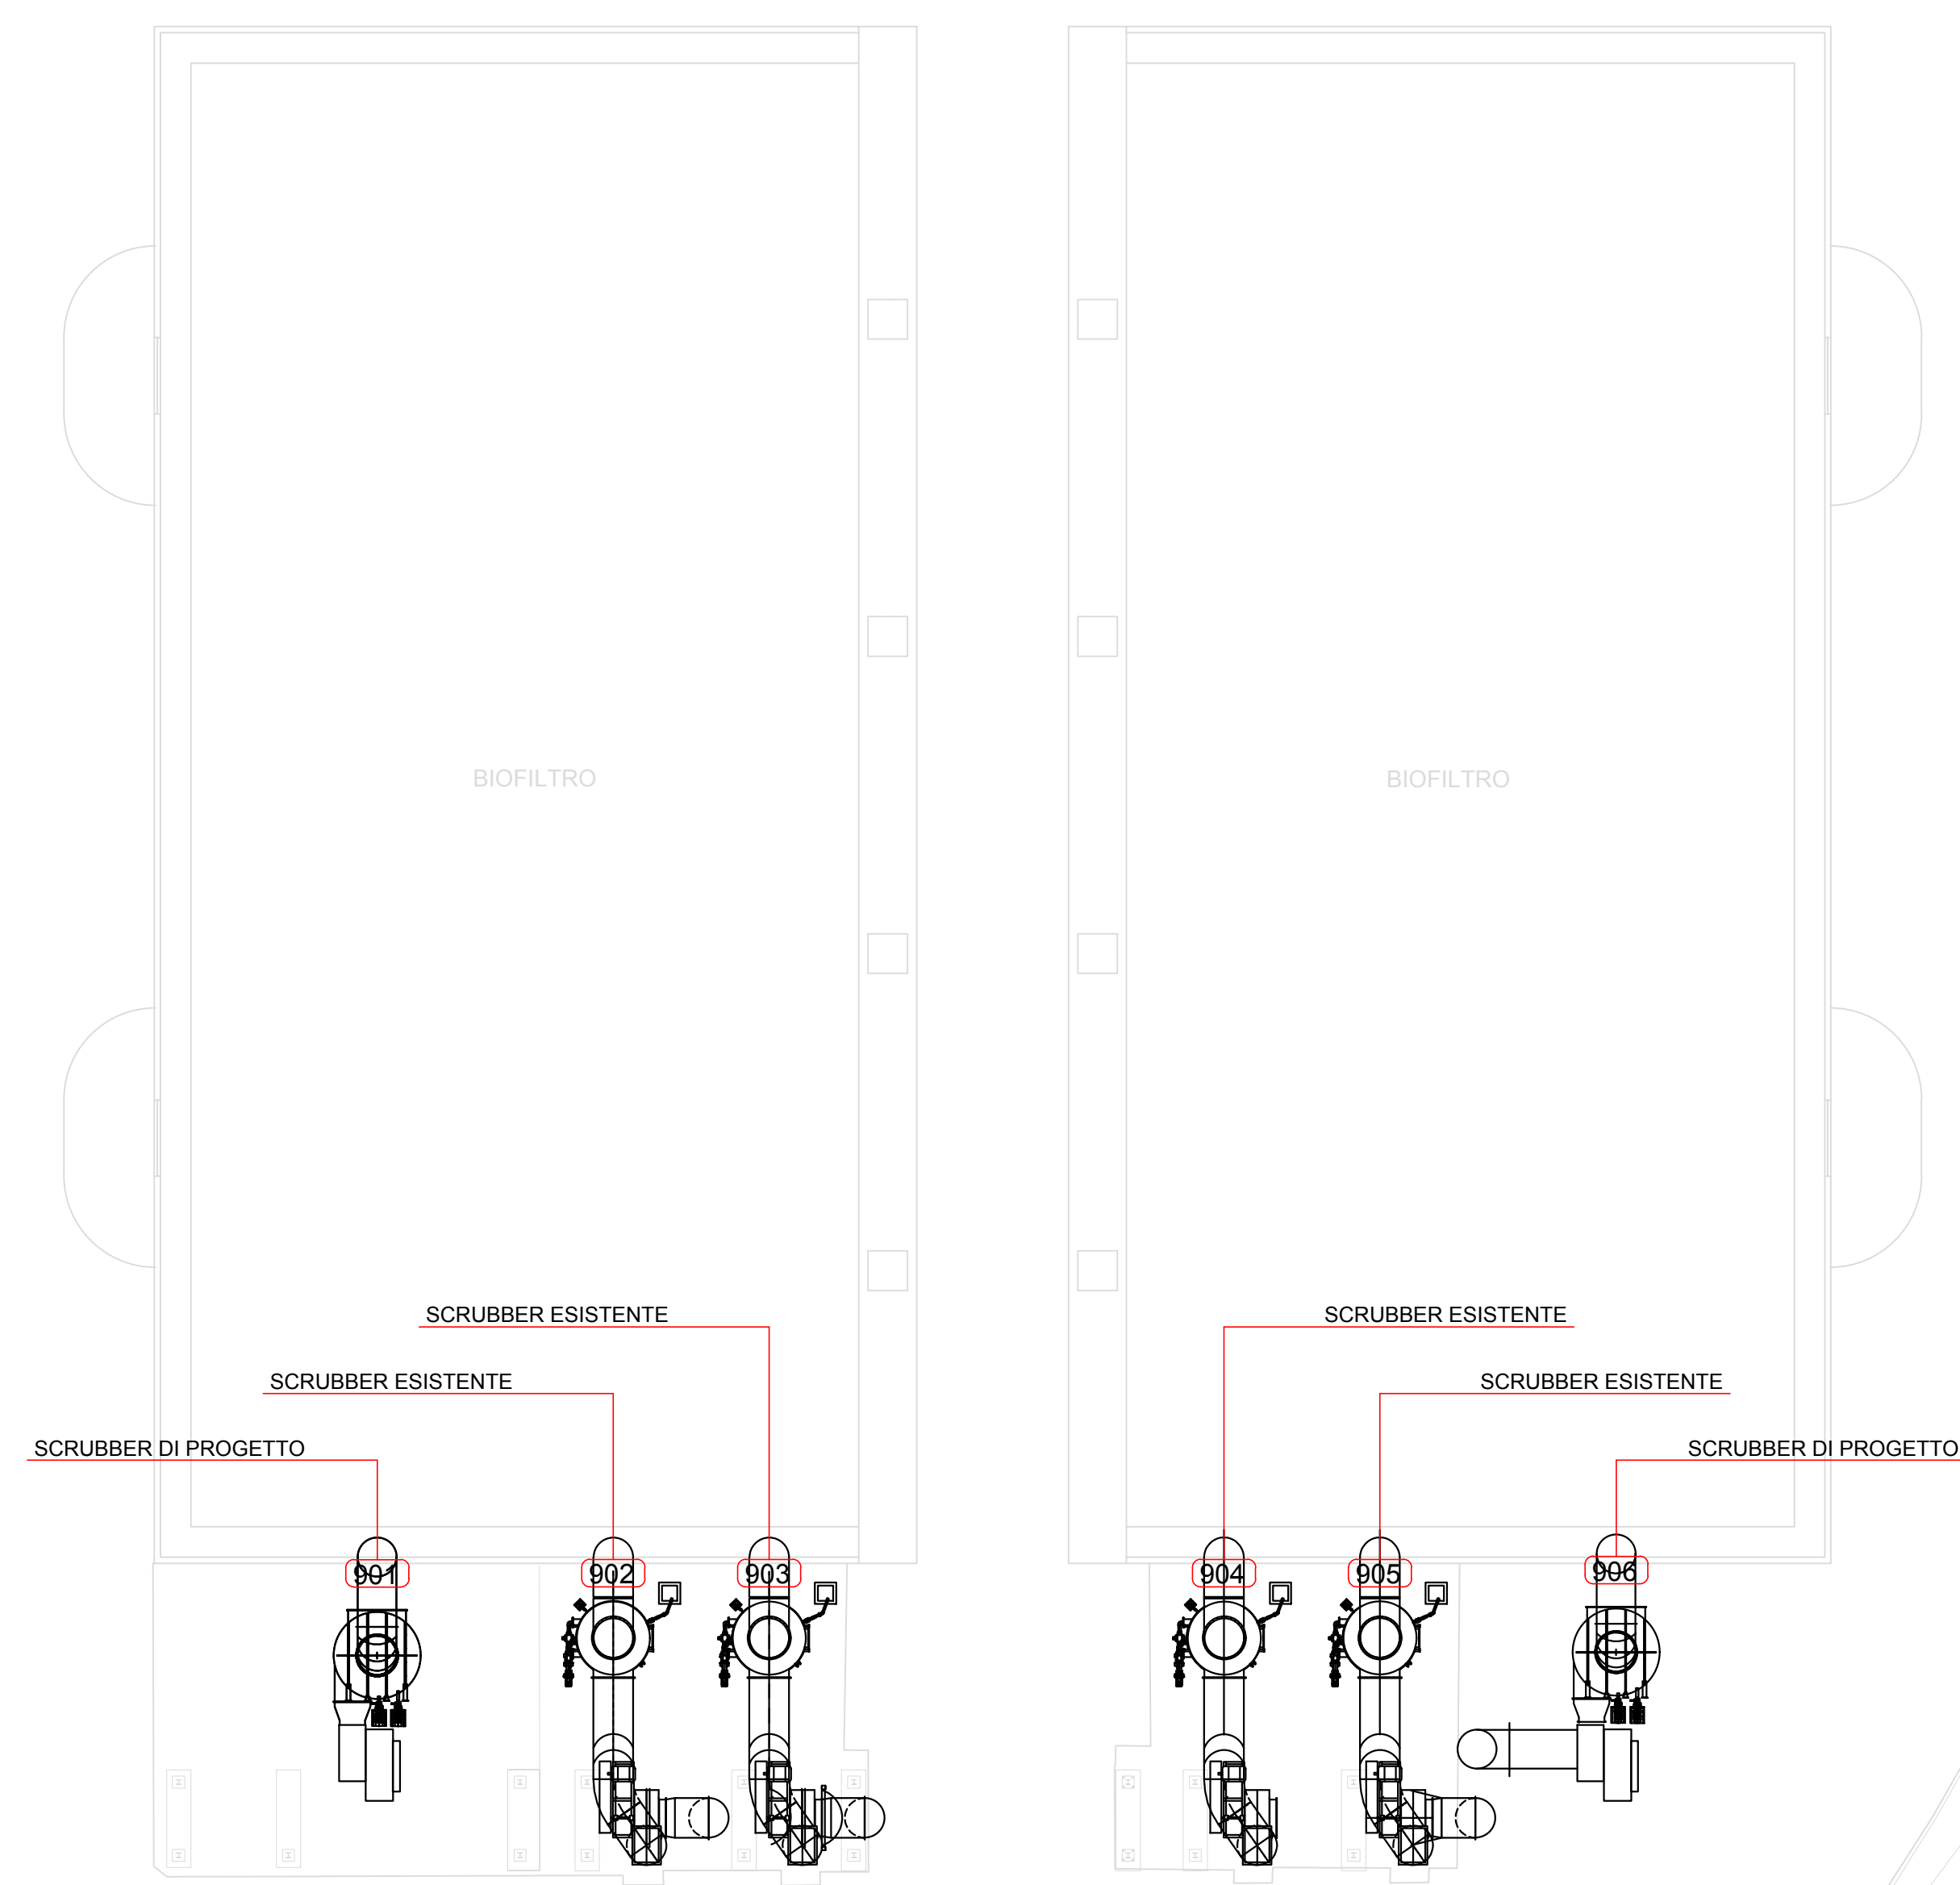

INQUADRAMENTO

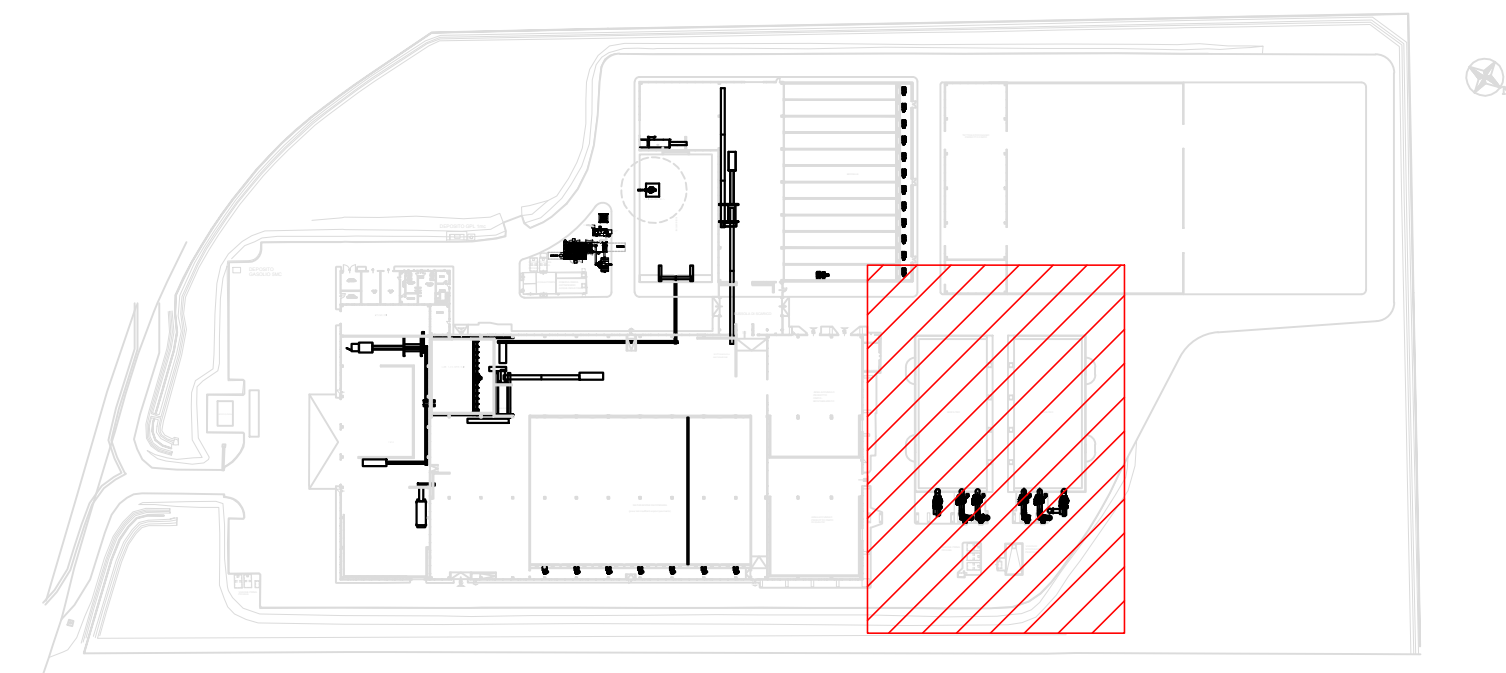

COMUNE DI CAPOTERRA



PROGETTO DEFINITIVO

| | |
|---|--|
| RIFERIMENTO LCF LCF 1722 | DESCRIZIONE SCHEMA IMPIANTISTICO AREA BIOFILTRI |
| DISCIPLINA Impianto elettrico | SCALA 1:200 |
| IDENTIFICATIVO ELABORATO IM 2.3 | PLOT |

Committente
**CONSORZIO INDUSTRIALE PROVINCIALE
 DI CAGLIARI**
 Viale A. Diaz 86
 09125 Cagliari

Timbri e firme



SEEA società engineering ambiente s.r.l.
 via Felice Gioelli n.30
 44122 Ferrara



Laboratorio Città di Ferrara engineering s.r.l.
 via Carlo Grillenzoni n.3
 44122 Ferrara



Ener Pro s.r.l.
 via Calcina Nuova n.60
 40017 San Giovanni in Persiceto (BO)



SGM Ingegneria s.r.l.
 via Felice Gioelli n.30
 44122 Ferrara

ING. ALESSANDRO VERRI

Ing. Alessandro Verrì
 via Fascinata n.125
 44011 Argenta (FE)



| Revisioni | | | | | | EMMISSIONE | Motivo della revisione |
|-----------|---------|---------|--------|---------|----|------------|--|
| N° | data | redatto | contr. | approv. | fr | | |
| 0 | 10/2017 | mp | fr | fr | | revisone | bussola di scarico sottovaglio preselezione - biocelle +6m |
| 1 | 02/2018 | mp | fr | fr | | | |
| 2 | | | | | | | |
| 3 | | | | | | | |

Pos. archivio **LCF** 1 7 2 2 I M 0 0 2 0 3

EFFICIENTAMENTO ED ADEGUAMENTO DELL'IMPIANTO DI COMPOSTAGGIO SITO PRESSO LA PIATTAFORMA AMBIENTALE DI MACCHIAREDDU